


此图仅用于公示

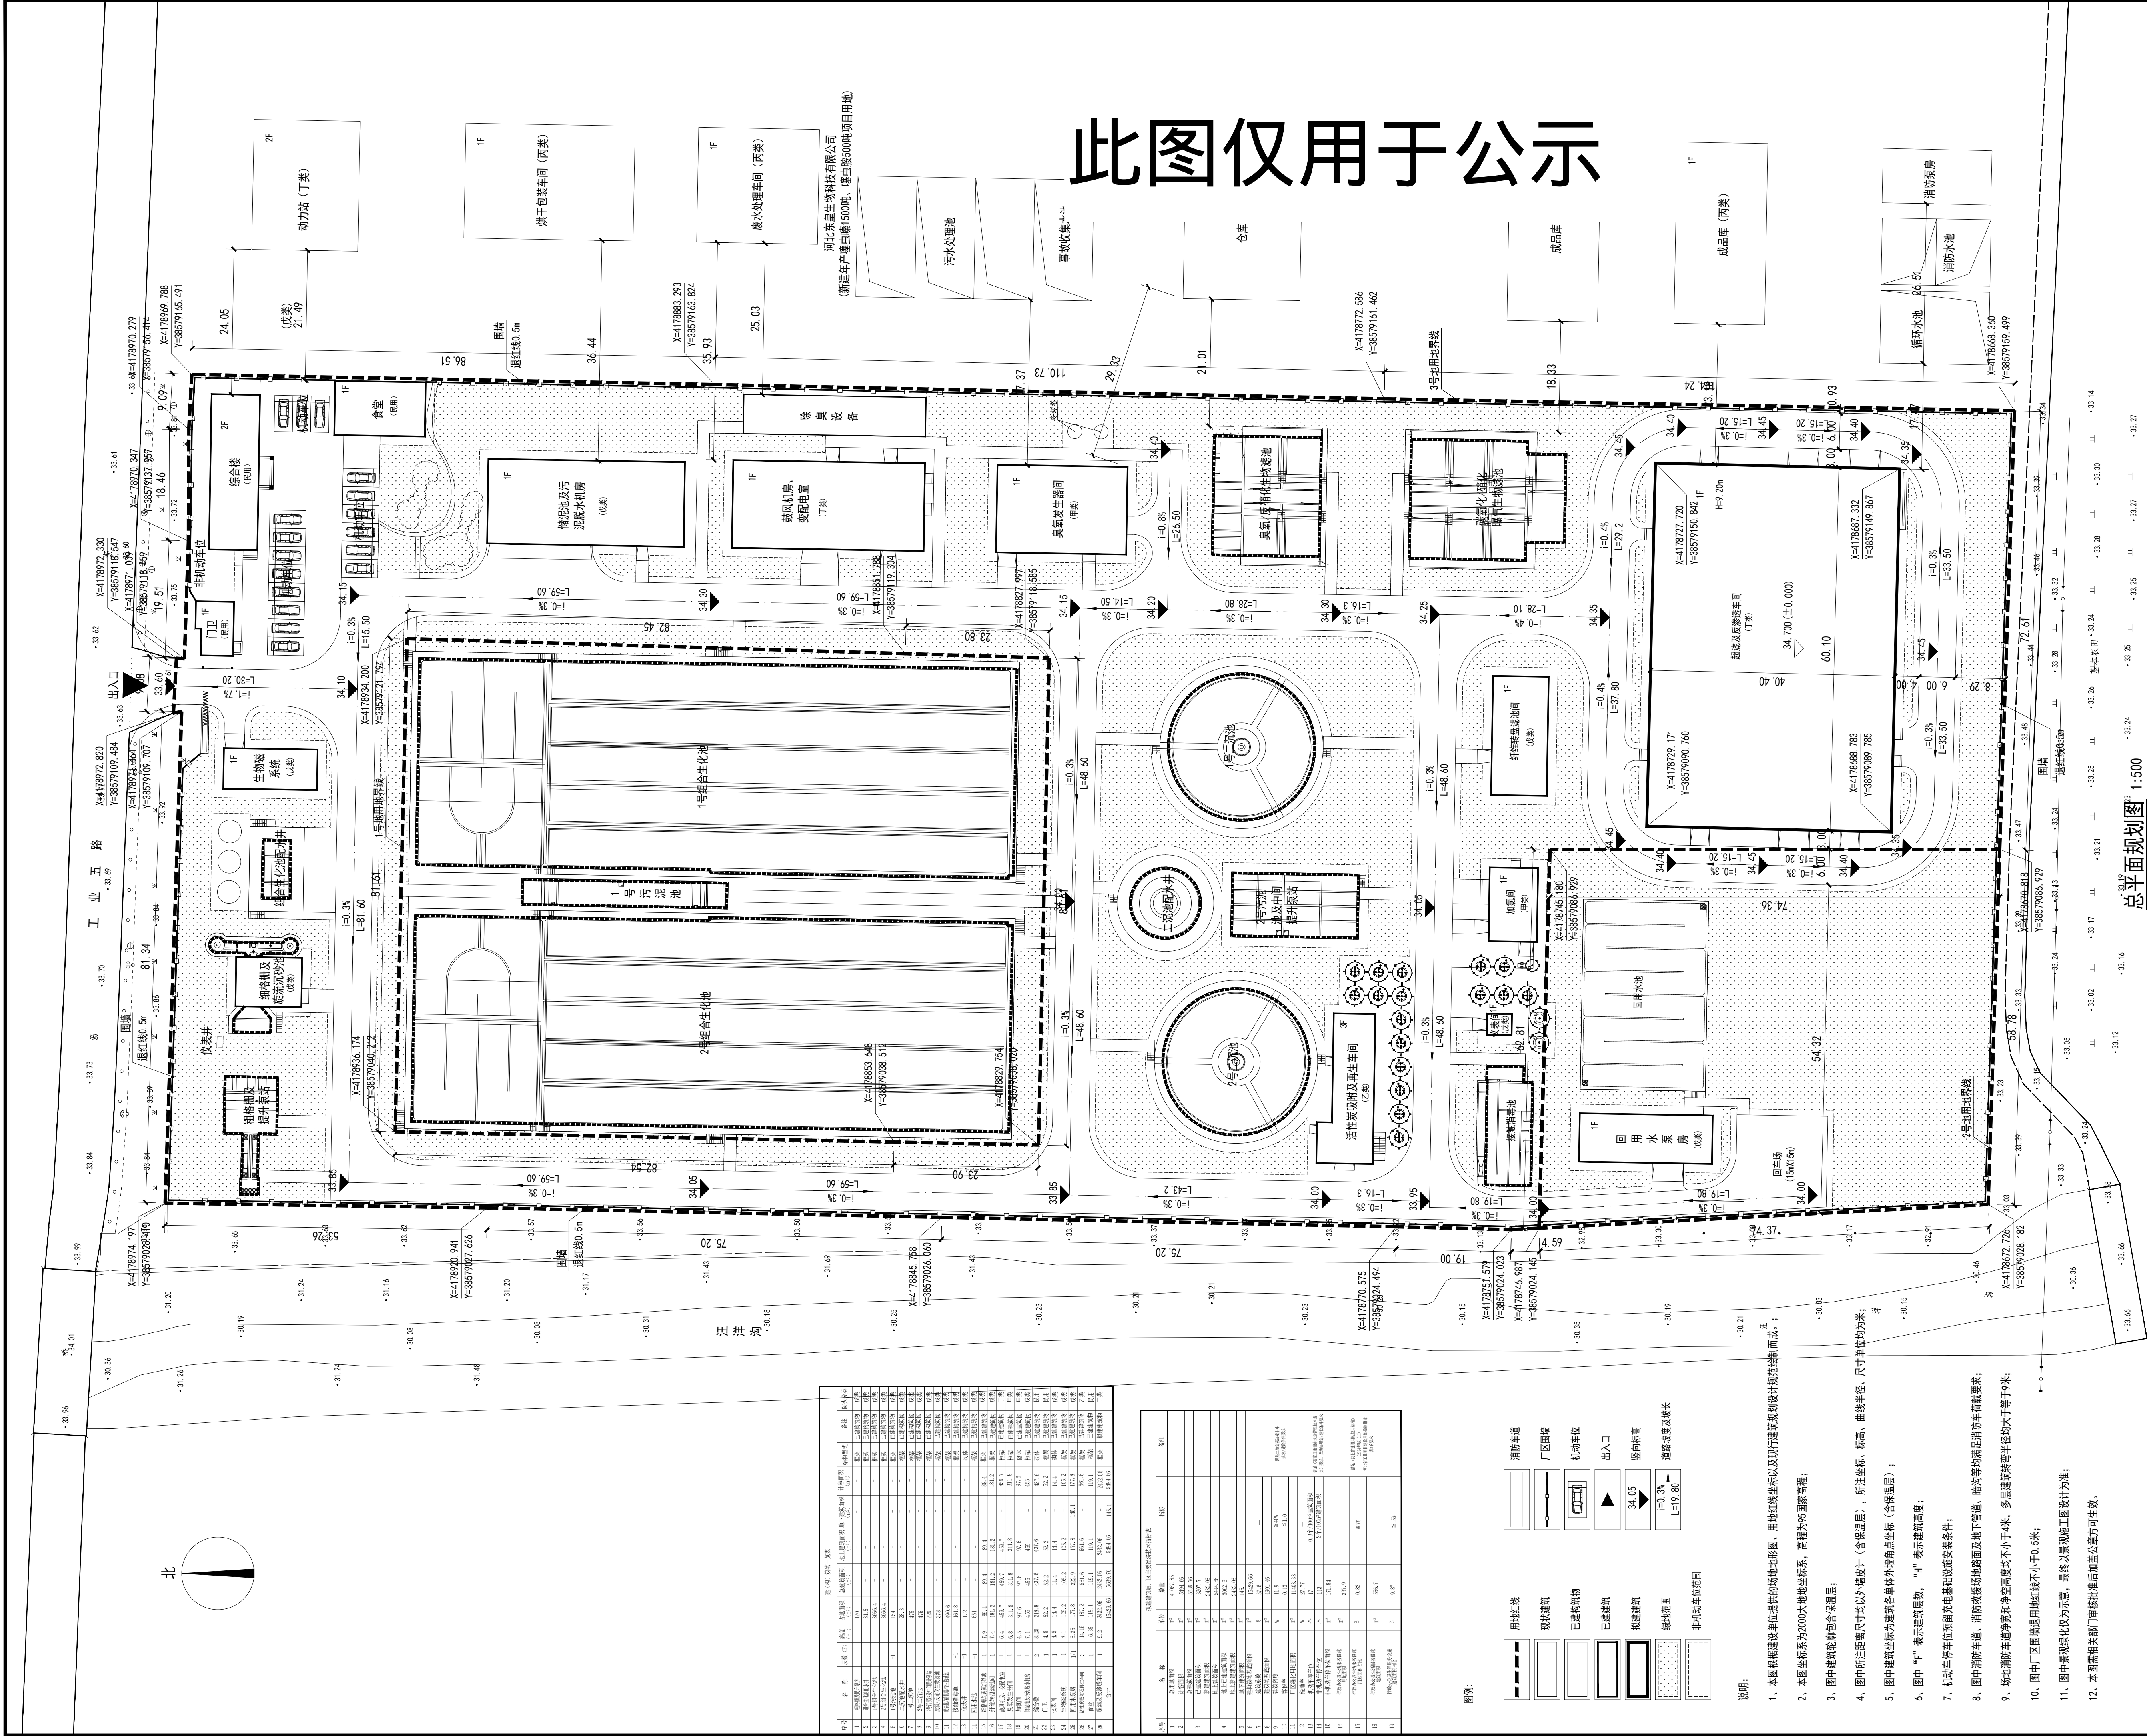

河北昇观工程设计有限公司

HEBEI SHENG GUAN ENGINEERING DESIGN CO., LTD

市政行业(燃气工程、轨道交通工程除外)乙级
证书编号: A213036528

建筑行业(建筑工程)乙级
证书编号: A213036528

会签 COORDINATION

建筑: ARCHI	结构: STRUCT
电气: ELEC	暖通: HVAC
给排水: PLUMBING	

单位出图专用章 SEAL

个人执业专用章 SEAL

项目负责人:
PROJECT LEADER

审核人:
AUDITOR

专业负责人:
DISCIPLINE LEADS

校对人:
CHECKER

设计人:
DESIGNER

建设单位 OWNER

赵县经济开发区管理委员会

项目名称 PROJECT NAME

赵县第二污水处理厂设备更新改造及水质提升工程

工程名称 UNIT OF PROJECT

赵县第二污水处理厂设备更新改造及水质提升工程

图纸名称 DRAWING TITLE

总平面规划图

设计编号 DESIGN NO.

专业 DISCIPLINE

比例 PROPORTION

日期 DATE

2026.05

图纸编号 DRAWING NO.

设计阶段 DESIGN PHASE

修改版次 CORRECTING No.

批 批

2T-01

此图纸必须经公司备案存档并经当地施工图审查机构审查合格盖章后方可施工。